


Plattegrond kelder/bbg.

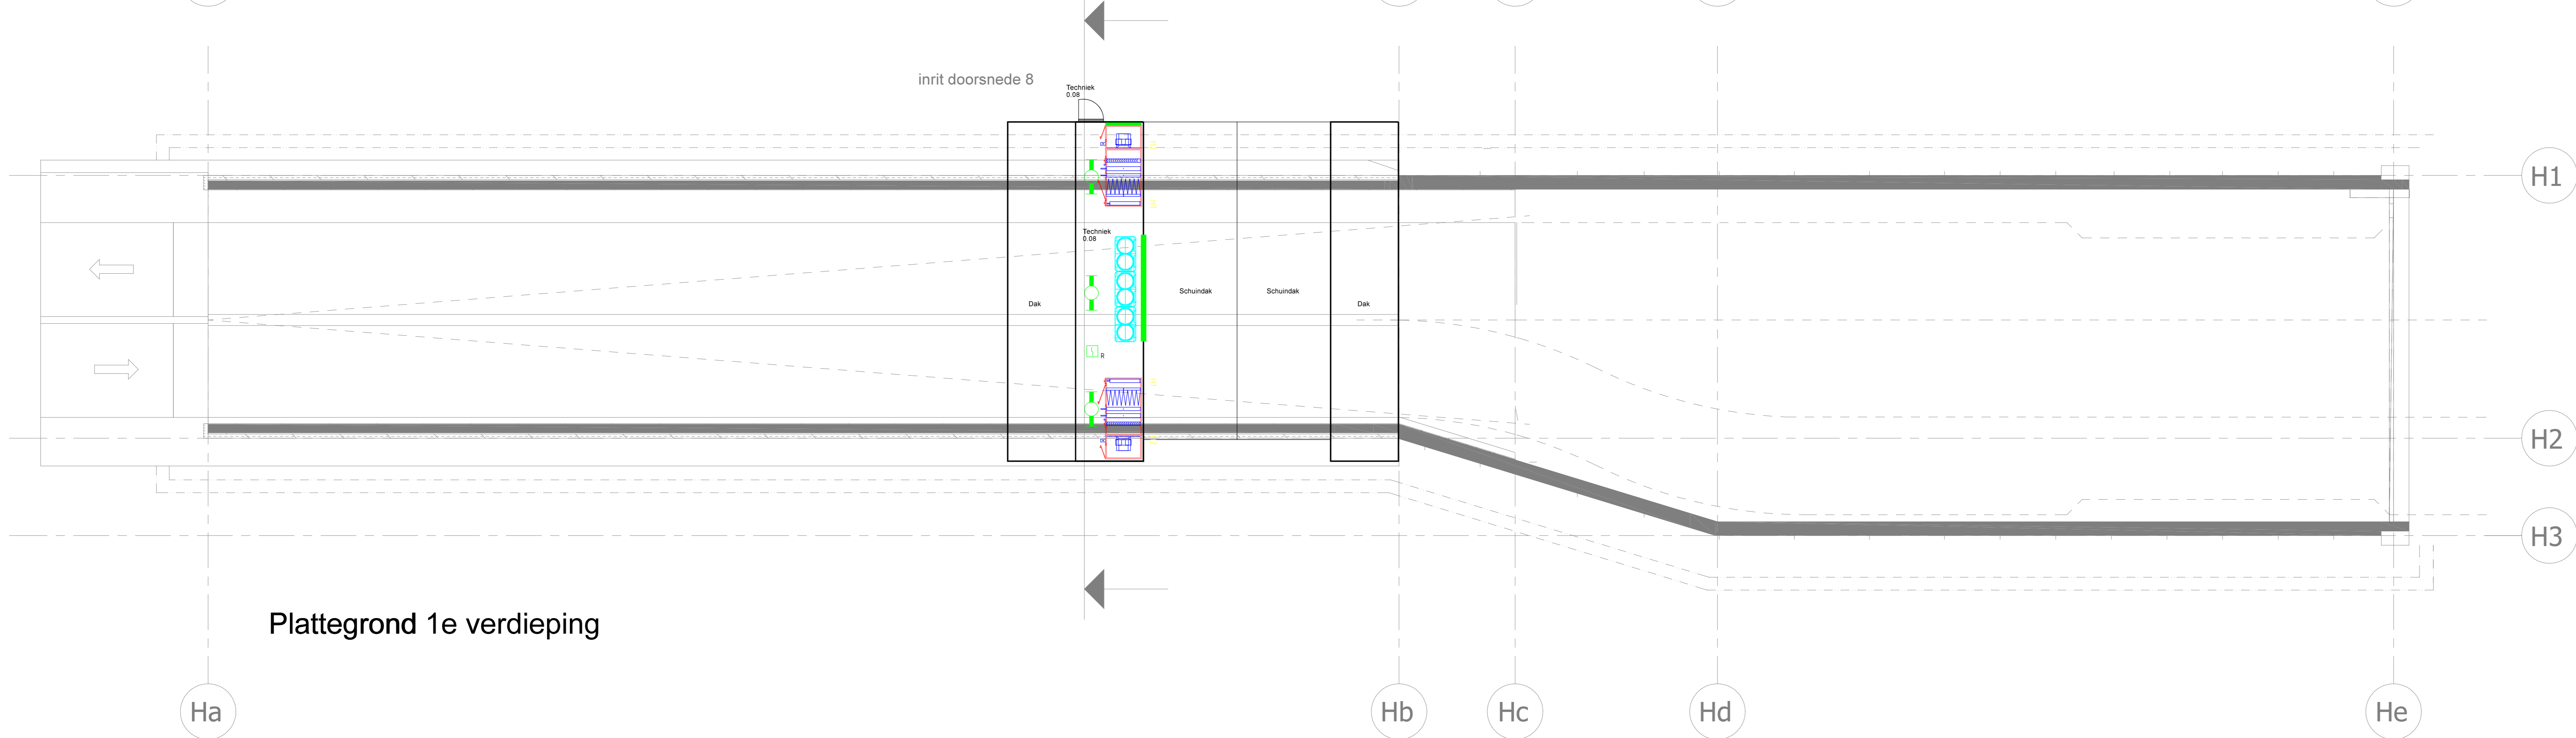

Plattegrond 1e verdieping

Legenda			
	Regelaar		Regelklep
	Volwater afvoer		Afvalgoot
	Handwater afvoer		Natuurlijke ventilatie
	Douchewater		TL-verlichting
	Rechtehoekig luchtkanaal (flexibel)		Toespraaktoestel
	Rechtehoekig luchtkanaal (statisch)		Overstromen
	Rond luchtkanaal (flexibel)		Brandmelderstrake
	Rond luchtkanaal (statisch)		Inspectieput
	Flexibel luchtkanaal		Rookmelder
	E-radator		Rookklep
			Rookklep met rookstoot

0 1 2 3 4 5 6 7 8 9 10 **CONCEPT**

Opdrachtgever: **ECHO Amsterdam**

Architect: **Bouwkundig d.o. 05-10-2023**

Project: **ECHO te Amsterdam**
 Discipline: **Elektrotechnisch**
 Fase: **Voorontwerp**
 Omschrijving: **Elektrotechnische installaties Kelder, Begane grond en 1e verdieping**
 Geconfr.: **LvdS**
 Datum: **10-11-2023**
 Formaat: **A0**
 Schaal: **1:100**

J. VAN TOORENBURG 2257 EOO
 Adviseur voor WAARTE, ROEL EN ELEKTROTECHNIEK
 De OMB-Orde van Nederlandse Registerde Ingenieurs
 Versie: **a**